


OZNACZENIE PROFILU:
 POZIOM PORÓWNAWCZY -5.00 m n.p.m.

TPR₁ 110/90
 luk 110/90

RZĘDNA TERENU ISTN.	8.50	8.60	8.80	8.00	9.40	10.30	10.70	11.00	11.00	10.90	11.00	11.00	10.30	10.30	10.00	10.30	10.30	10.10													
RZĘDNA OSI RUROCIĄGU	6.90	7.05	7.20	6.40	7.75	8.70	9.14	9.40	9.40	9.41	9.41	9.41	9.41	9.41	8.40	8.70	8.70	8.51													
ZAGŁĘBIENIE OSI RUROCIĄGU	1.60	1.55	1.60	1.60	1.65	1.60	1.56	1.60	1.60	1.60	1.49	1.59	1.59	1.59	1.60	1.60	1.60	1.59													
SPADKI, DŁUGOŚCI	2.4 ‰		123.14m	61.57m	22.8‰	104.73m	7.3 ‰	96.00m	0.1 ‰		113.44m	8.9‰	125.71m	4.8 ‰	62.84m	3.7 ‰	51.90m														
ŚREDNICA, MATERIAŁ			110/6,6PE100 L=447.32m																												
ODLEGŁOŚCI	224.99	61.57	286.57	61.57	348.14	61.57	409.71	61.57	471.28	43.16	514.44	59.89	574.32	36.12	610.44	36.12	646.56	25.76	672.31	30.66	702.98	20.90	723.88	62.87	786.74	62.84	849.58	62.84	912.42	51.90	964.32
HEKTOMETRY	T7		T8		T9		T10		T11		T12		T13		T14		T15		T16		T17		T18		T19		T20		T21		T22

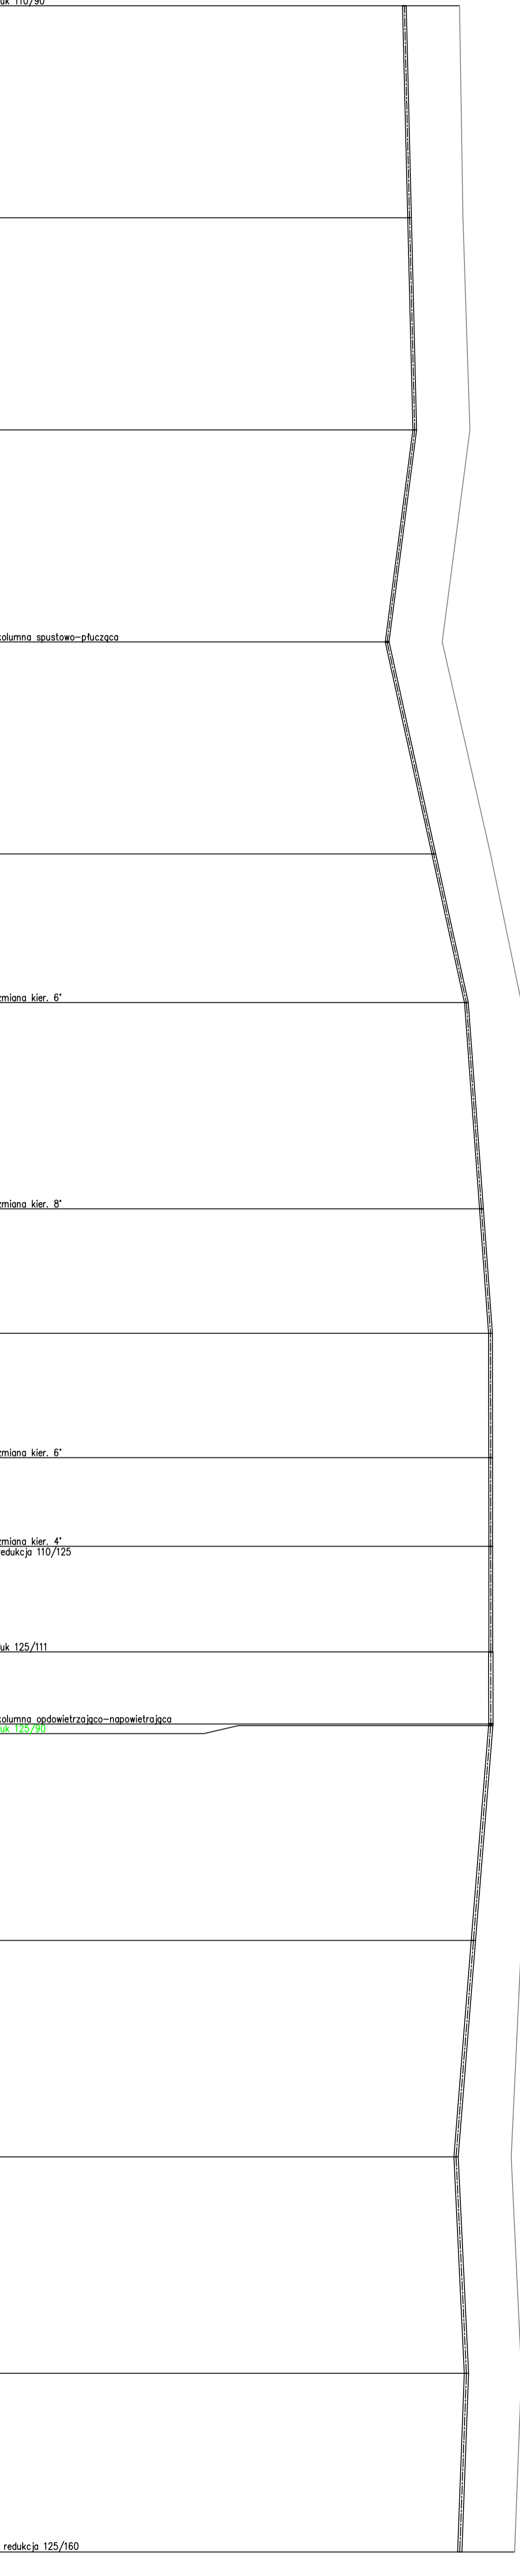

Uwaga:
 Koliduje z istniejącym uzbrojeniem podziemnym
 nanieśiono na podstawie map sytuacyjno-wysokościowych
 w skali 1:1000

Nie wyklucza się istnienia na terenie projektowanego
 przewodu innych urządzeń podziemnych, które nie zostały
 odniedzione w czasie inwentaryzacji geodezyjnej!

Dokładne rzędne wyczeń oraz istniejącego uzbrojenia
 ustalić po odkopaniu i ewentualnie przeprowadzić korektę
 pod nadzorem projektanta

Objekt: Infrastruktura techniczna		Skala: 1:1000/100	
Adres: dz. nr 46, 47, 52, 551, 555 obr. Wyłomno			
Inwestor: Zarząd Usług Wodnych Sp. z o.o., 76-200 Słupsk, ul. Szczecińska 86			
Przedmiot projektu: Profil podłuzny przewodu tłocznoego TPR1 od w.17 do T22			
Projektował:	Sprawił:	Data:	
dr inż. Tadeusz Gwizdek	inż. Miłta Gwizdek	01.2012 r.	
A/PIB/8300/2012	UAW/N/210/18/98	Nr projektu	
Opracował:		3	