
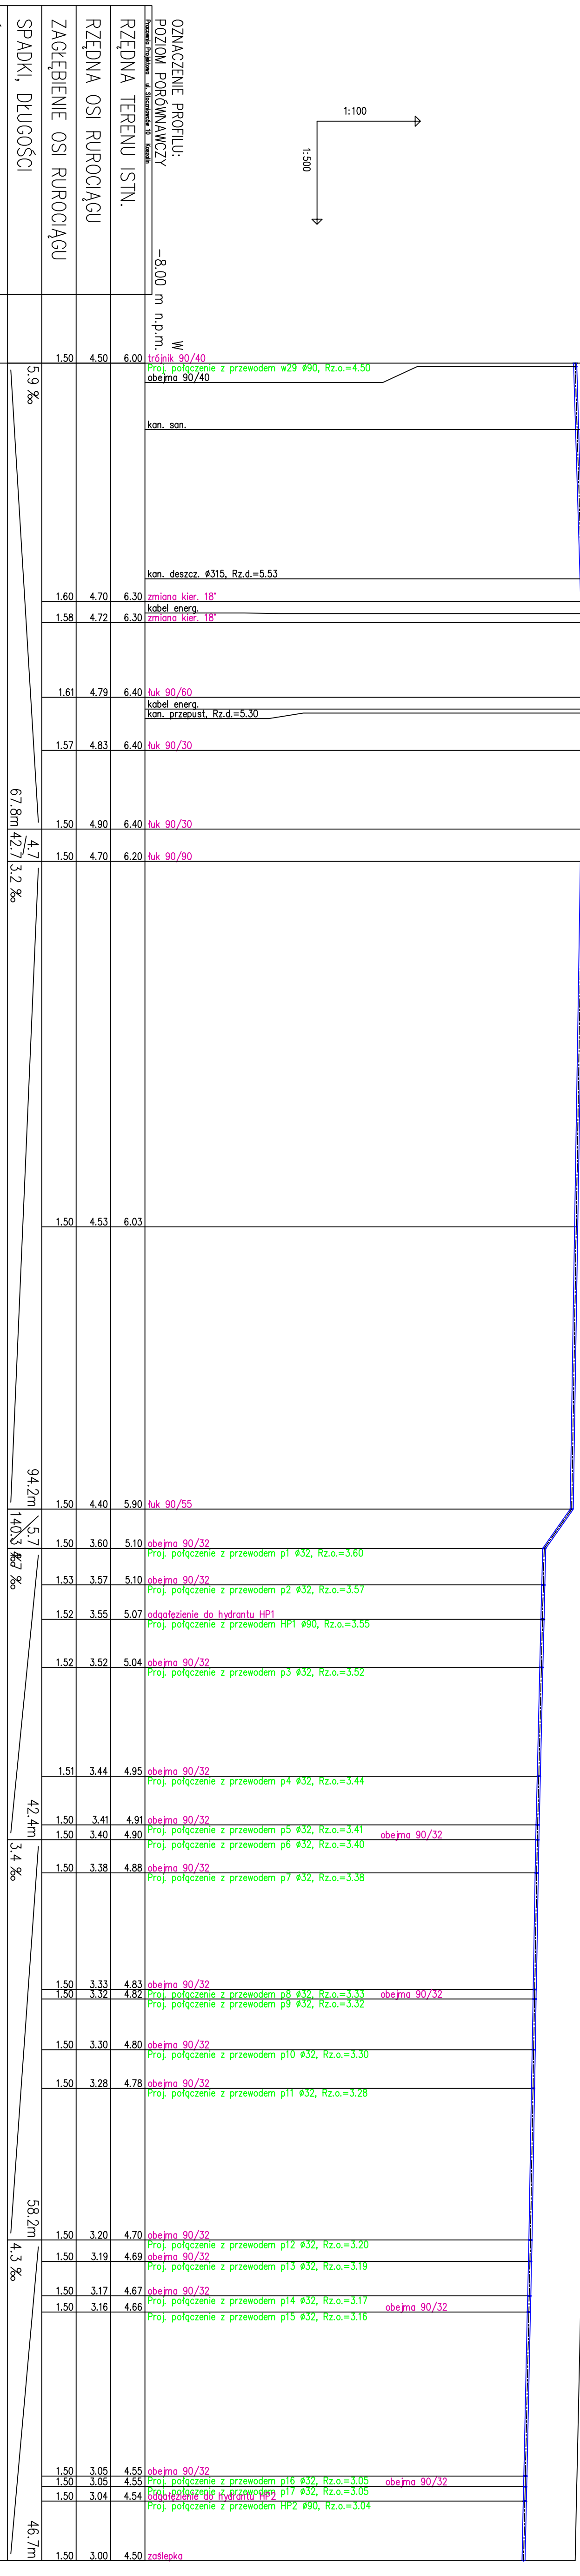


teren nieutworzony

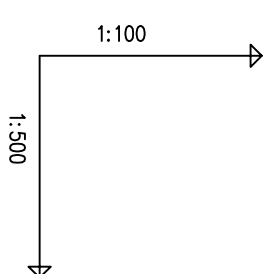

Profil	W	W2	W3	W4	W5	W6	W7	W8	W9	W10	W11	W12	W13	W14	W15	W16	W17	W18	W19	W20	W21	W22	W23	W24	W25	W26	W27
90/440	90/440																										
0	0	0	0	0	0	0	0	0	0	0	0	0	0	0	0	0	0	0	0	0	0	0	0	0	0	0	0

Uwaga:
 Kollizje z istniejącym uzbrojeniem podziemnym naniesiono na podstawie map sytuacyjno-wysokościowych w skali 1:500
 Nie wyklucza się istnienia na terenie projektowanego przewodu innych urządzeń podziemnych, które nie zostały odnotowane w czasie inwentaryzacji geodezyjnej
 Dokładne rzędne wstępnej oraz istniejącego uzbrojenia ustalić po odkopaniu i ewentualnie przeprowadzić korekty pod nadzorem projektanta

Objekt: Infrastruktura techniczna – sieć wodociągowa	Skala: 1:500/100
Adres: 539, 540, 541, 351, 47, 355, obchł. Wyżymno	
Investor: Pomierania Niemuchomości, 76-200 Słupsk, ul. Sportowa 5c	
Przedmiot rysunku: Profil podłużny przewodu wodociągowego W	
Projektował: Inż. Miłta Gruszecka UAN/N/7210/78/90	Data: 06.2014 r.
 sprawdził: dr inż. Tadeusz Gruszecki A/PN/93302/78/90	Nr rysunku: N