


OZNACZENIE PROFILU:  
POZIOMA PORÓGMANAWCZY

TPR1  
-5.00 m n.p.m.

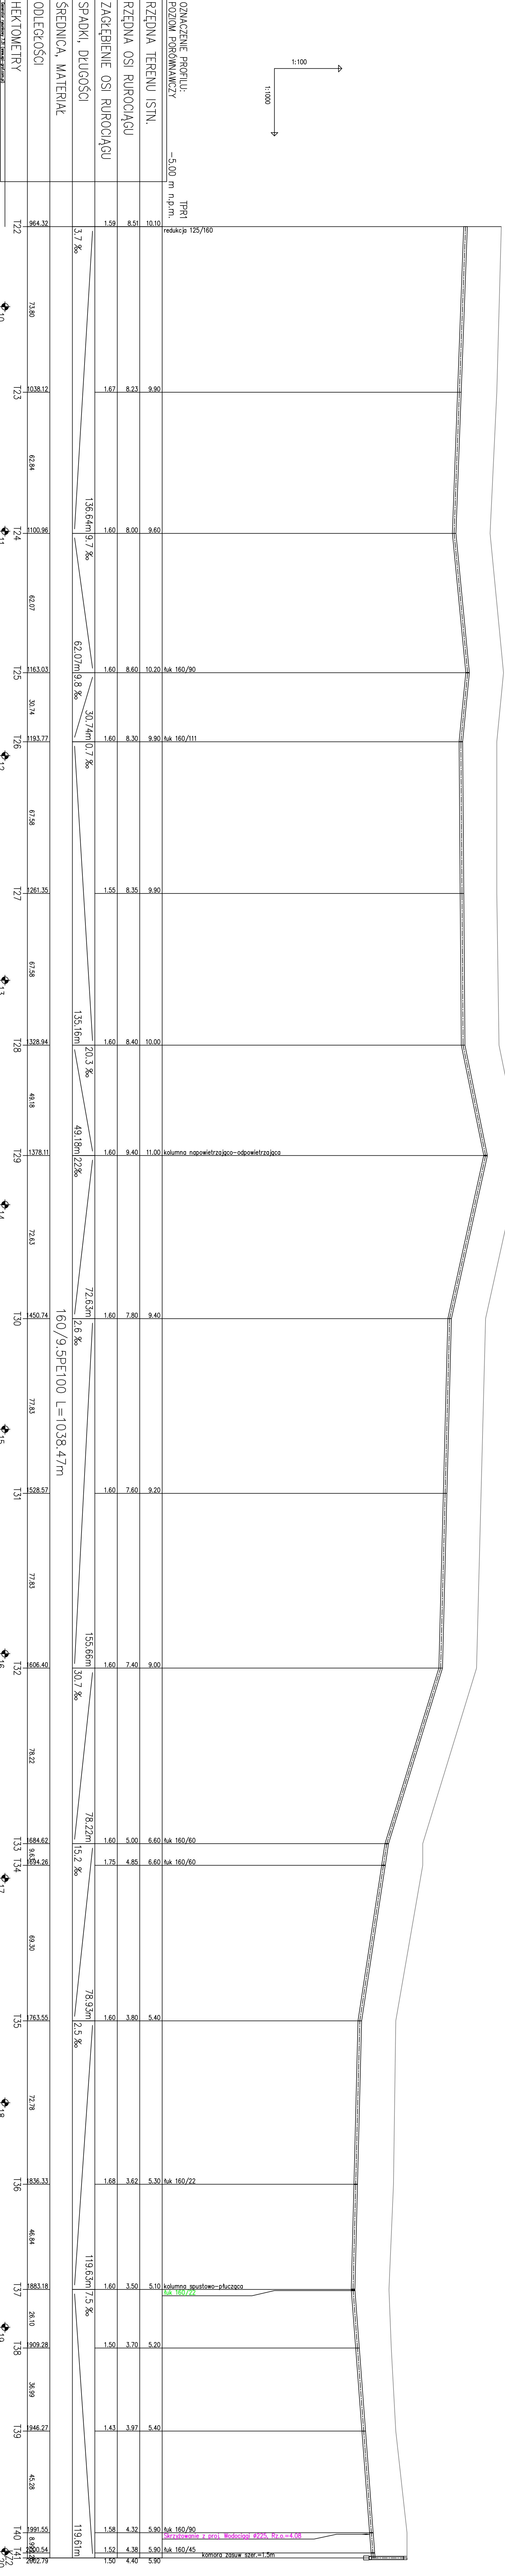

Uwaga:  
Kolejże z istniejącym uzbrojeniem podziemnym namieszono na podstawie map sytuacyjno-wysokościowych w skali 1:1000  
Nie wyklucza się istnienia na terenie projektowanego przewodu innych urządzeń podziemnych, które nie zostały odnotowane w czasie inwentaryzacji geodezyjnej  
Dokładne rzędne wtyczek oraz istniejącego uzbrojenia ustalić po odkopaniu i ewentualnie przeprowadzić korekty pod nadzorem projektanta

Objekt: Infrastruktura techniczna	Skala: 1:1000/100
Adres: dz. nr 46, 47, 52, 351, 355 obr. Wyworno	Inwestor: Zarząd Usług Wodnych Sp. z o.o., 76-200 Słupsk, ul. Szczecińska 86
Przedmiot rysunku: Profil podziemny przewodu technicznego TPR1 od w. 122 do K22	Data: 01.2012 r.
Projektant: dr inż. Tomasz Głuszek	Spawdził: inż. Miha Głuszek
Opis: A/100	Urządzenie: UAN/W/710/78/90
Opracował: [Signature]	Nrysunku: [Signature]
4	